



Comune di Montanaro

LAVORI DI MESSA IN SICUREZZA E PRATICA C.P.I.
DEL PLESSO SCOLASTICO
DI VIA CAFFARO ANG. VIA UBERTINI

Progetto Esecutivo

Tavola 12
Progetto -Impianto elettrico - Pianta Piano Terra
scala 1:100

Ottobre 2021
RESPONSABILE DI PROCEDIMENTO
Arch. Waller Dassetto

PROGETTISTA:
Arch. Mauro Bellora - L.go Bardonecchia 180 - 10141 Torino


MGA4studio
Mauro Bellora
Giuliana Morisano
Architetti
Associati
L.go Bardonecchia 180
10141 - Torino
tel-fax 011.710.414
info@mga4studio.com
www.mga4studio.com

CF: B1LMRA76M08L219D

LEGENDA SIMBOLI

	Quadro elettrico
	Interruttore unipolare
	Presse bypass 10/16 A
	Predisposizione punto di alimentazione per aspiratore
	Magneti di ritenuta impianto rivelazione incendi
	Lampada autonoma d'emergenza 24W 1h
	Pulsante di sgancio generale
	Corpo illuminante per lampade fluorescenti lineari a tenuta >IP44
	Attuatore meccanismo di apertura automatica serramento collegato all'impianto di rilevazione fumi e allarme antincendio

Interventi non oggetto del presente appalto

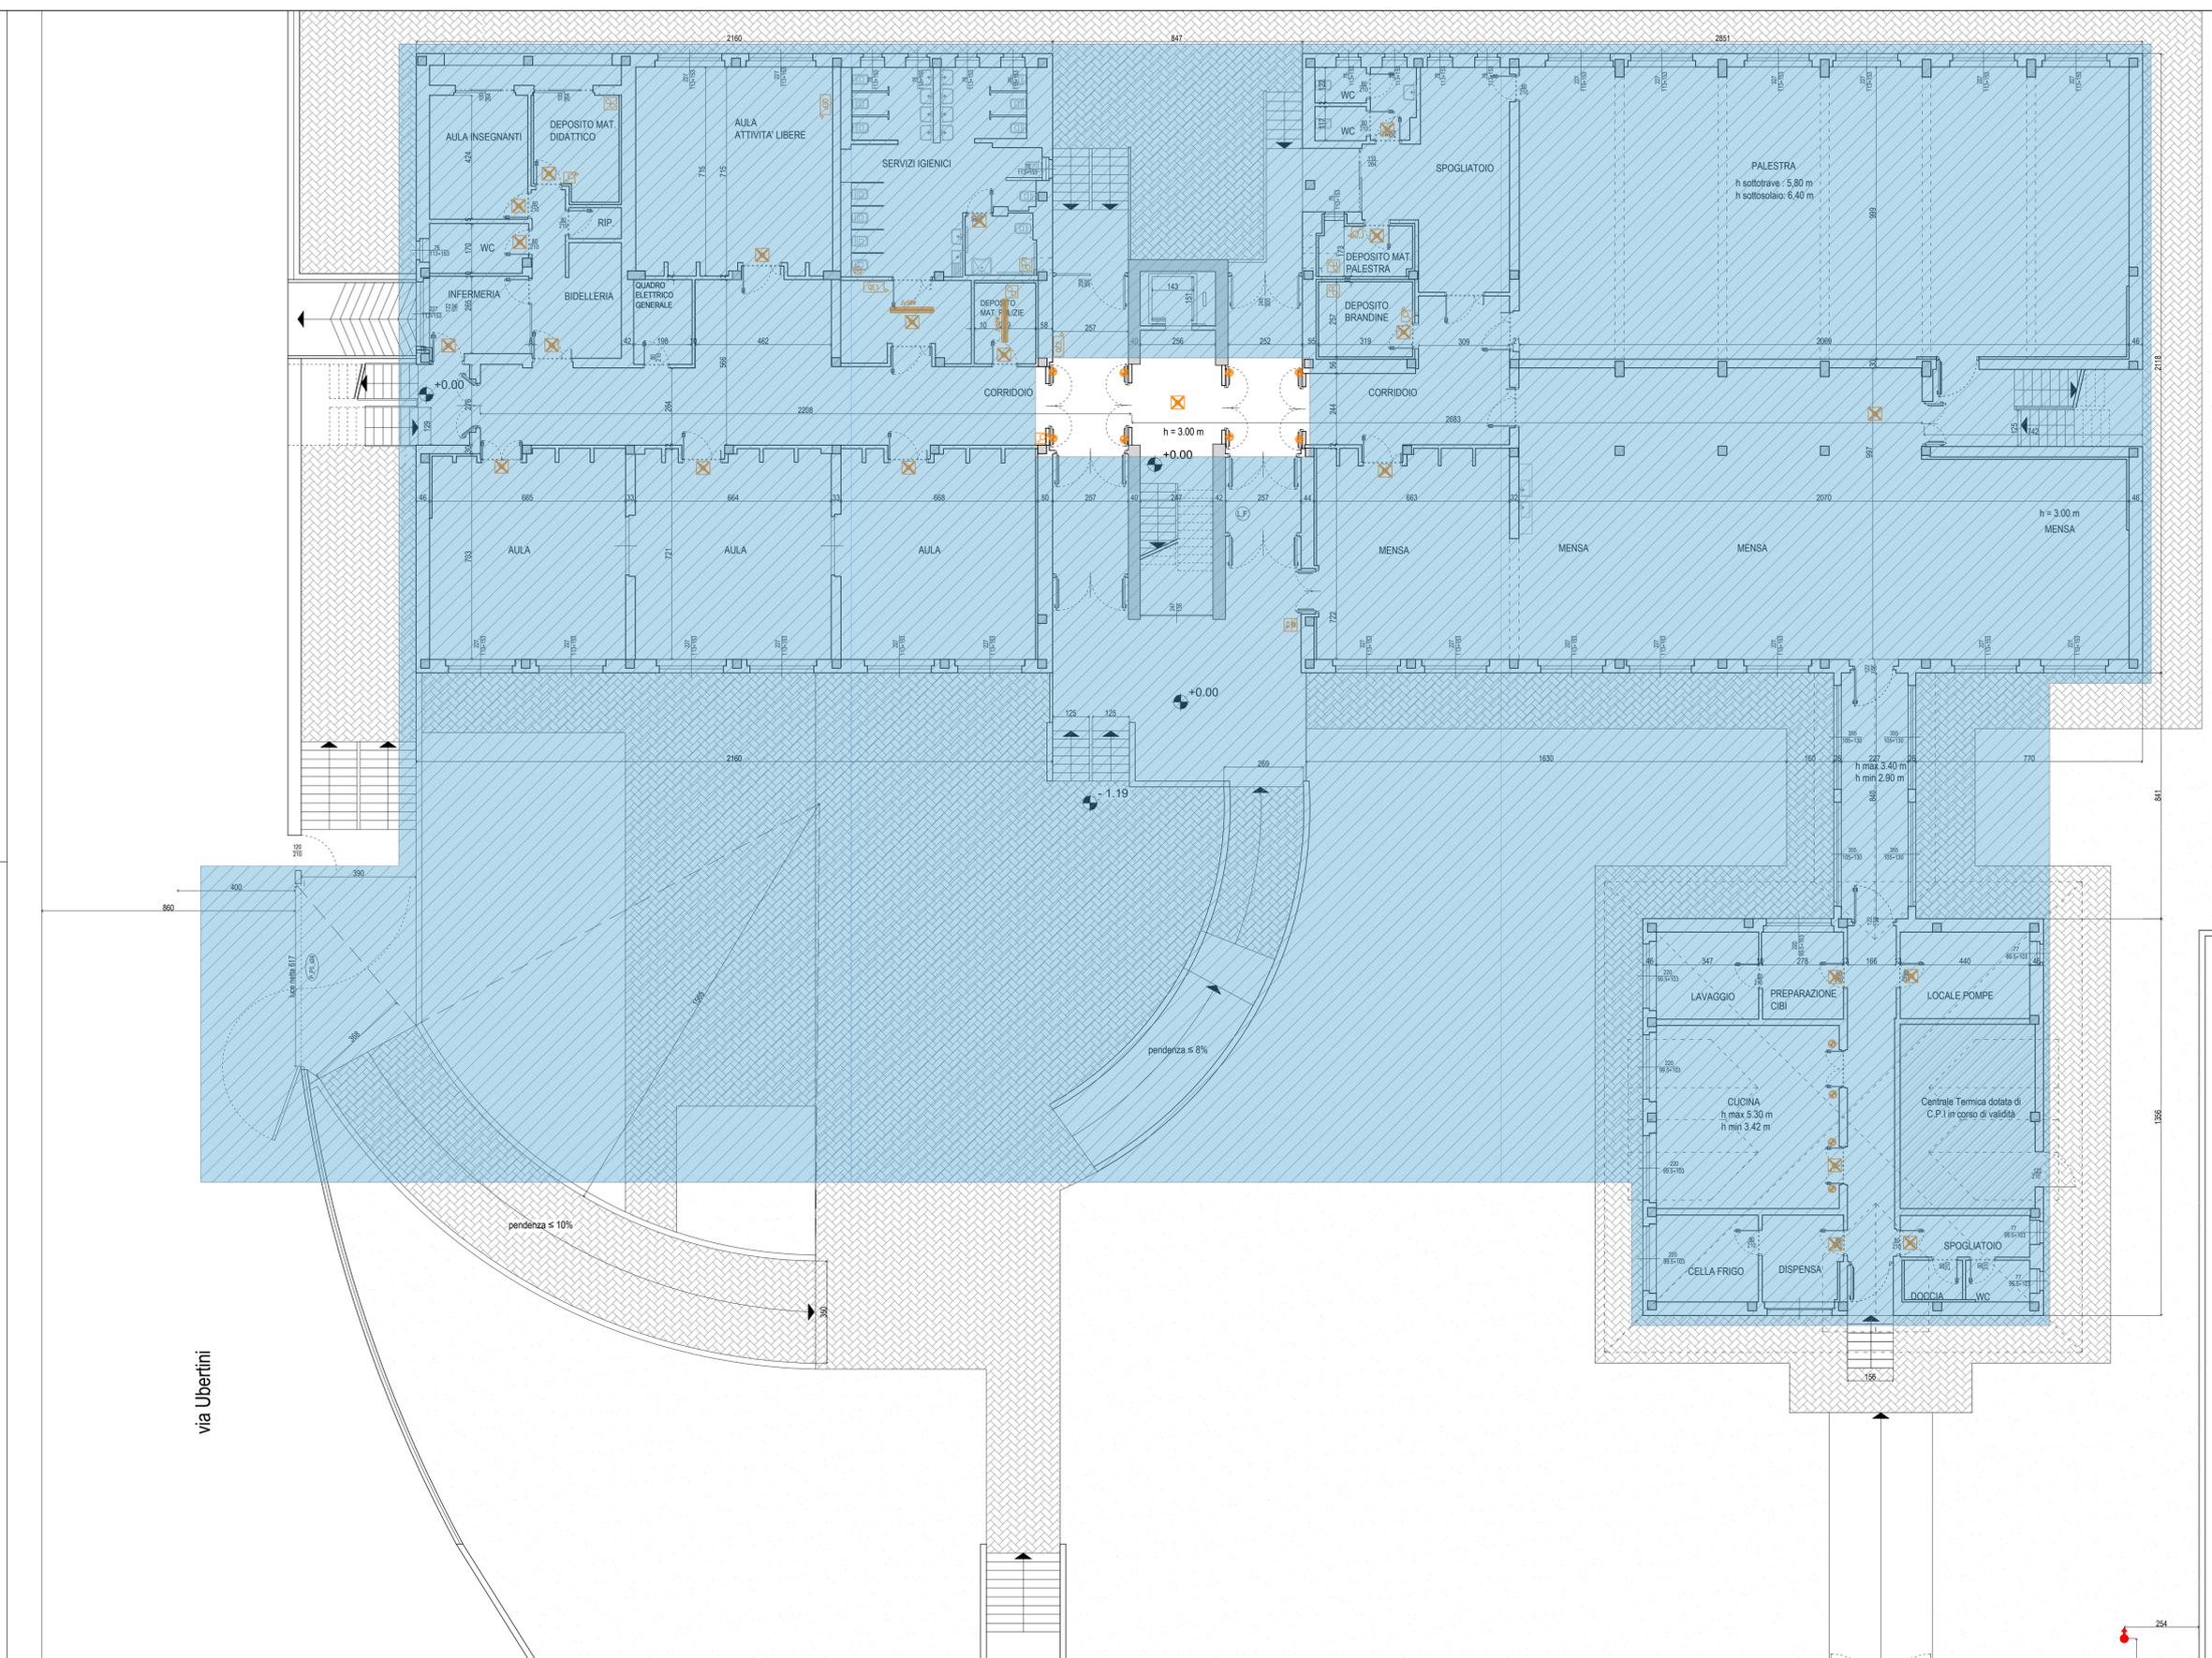

PIANO TERRA - PROGETTO N