



Comune di Montanaro

LAVORI DI MESSA IN SICUREZZA E PRATICA C.P.I.
DEL PLESSO SCOLASTICO
DI VIA CAFFARO ANG. VIA UBERTINI

Progetto Esecutivo


Tavola 13
Progetto - Impianto Elettrico
Pianta Piano Primo e Sottotetto
scala 1:100

Ottobre 2021
RESPONSABILE DI PROCEDIMENTO
Arch. Walter Dassetto

PROGETTISTA:
Arch. Mauro Bellora - L.go Bardonecchia 180 - 10141 Torino

MGA4studio
Mauro Bellora
Giuliana Morisano
Architetti
Associati
L.go Bardonecchia 180
10141 - Torino
tel-fax 011.710.414
info@mga4studio.com
www.mga4studio.com

CF: BLLMRA76M08L219D

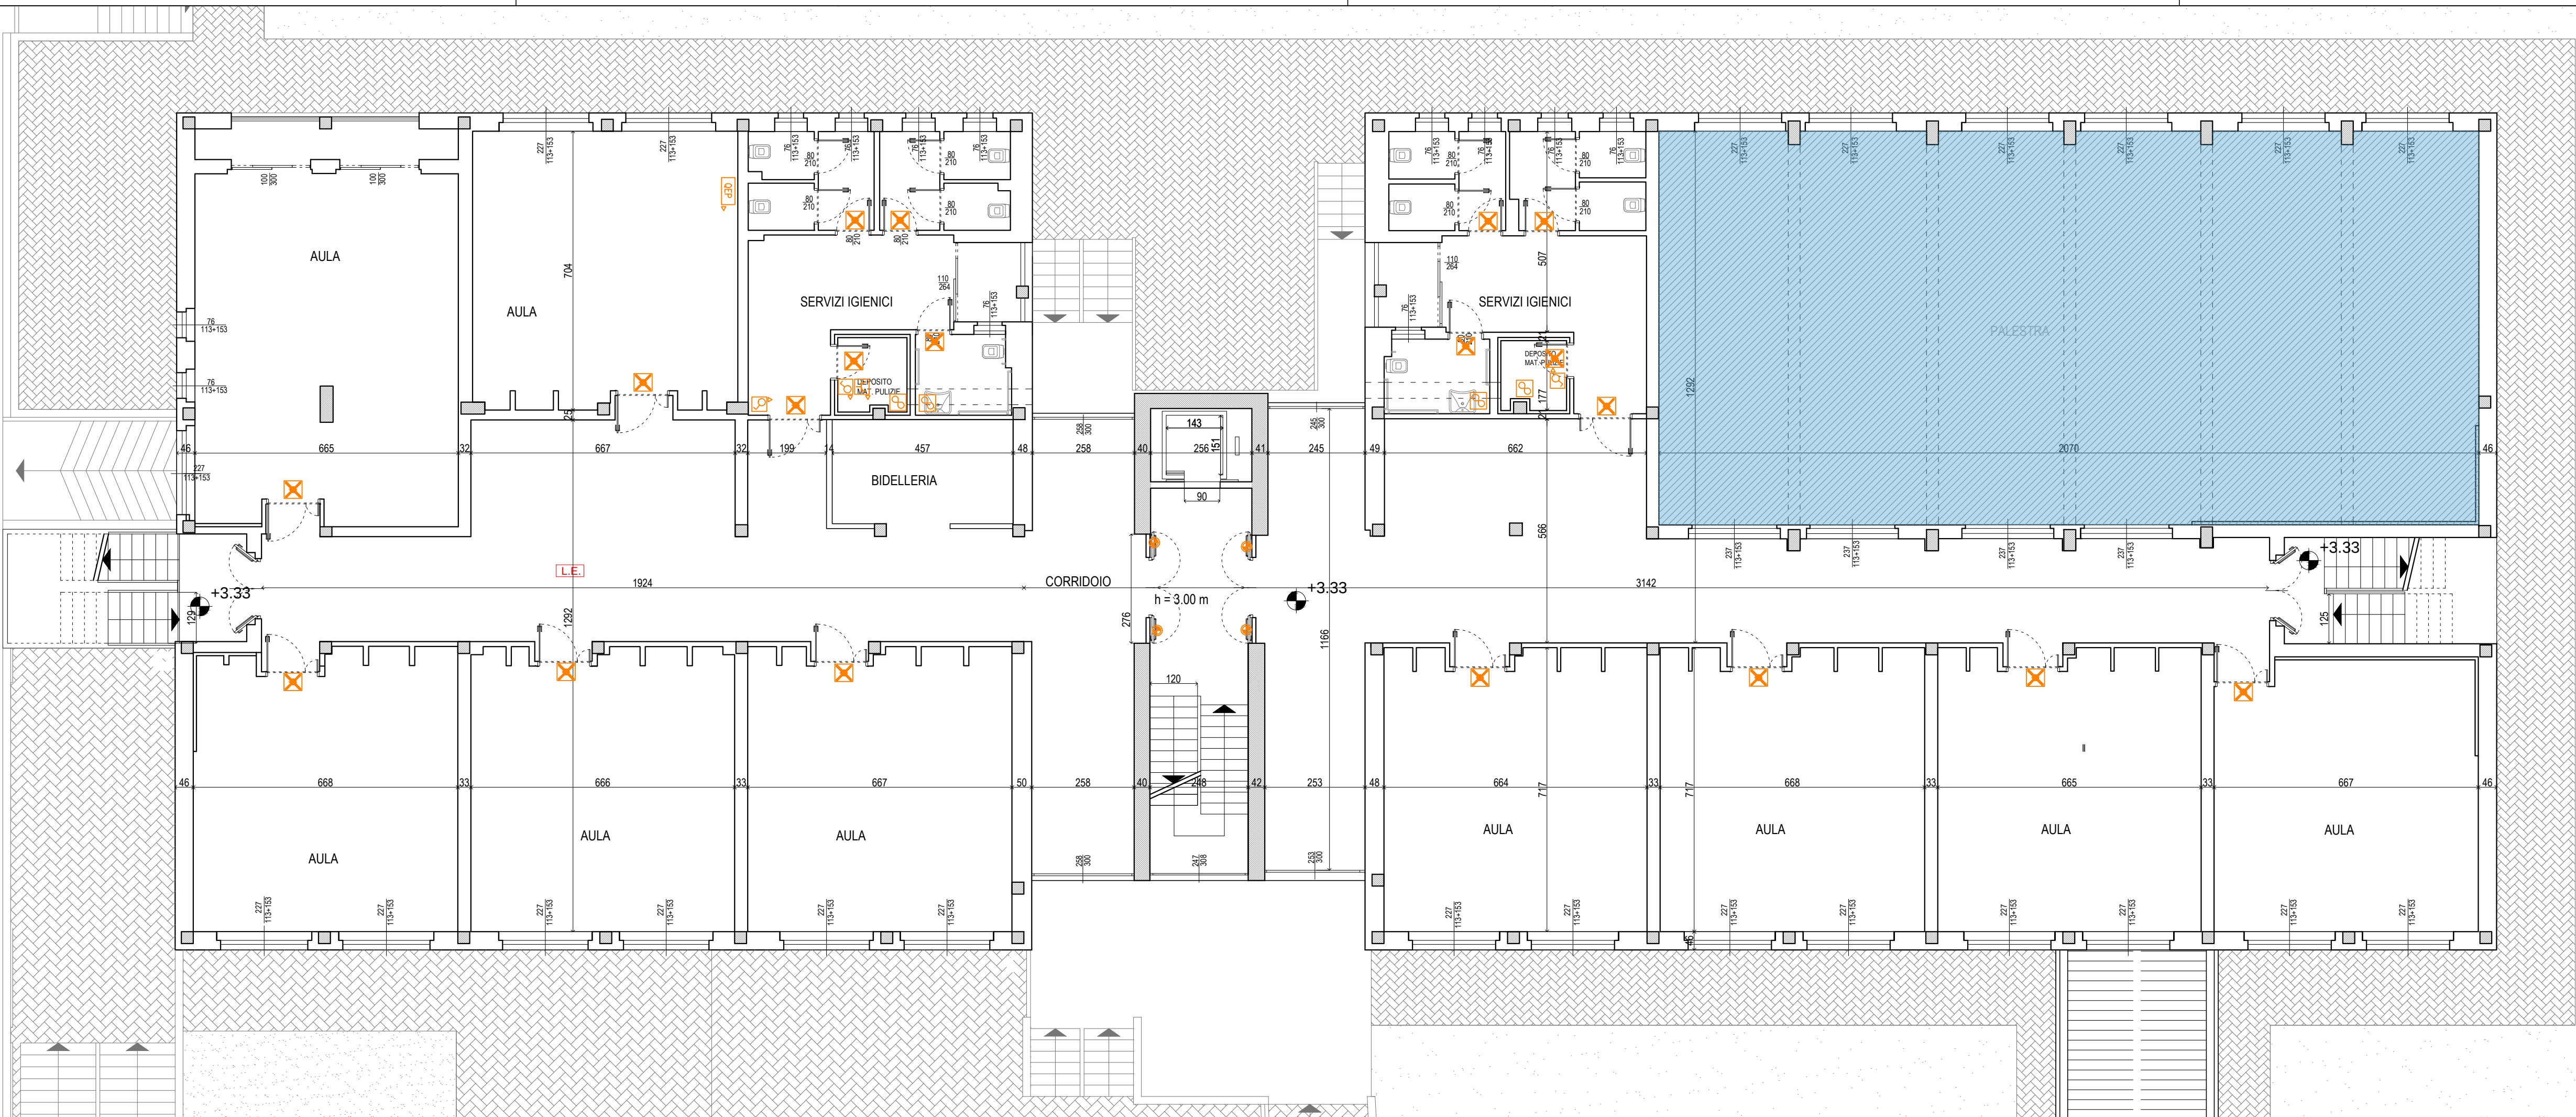


PIANO PRIMO - PROGETTO



LEGENDA SIMBOLI

	Quadro elettrico
	Interruttore unipolare
	Preso bipasso 10/16 A
	Predisposizione punto di alimentazione per aspiratore
	Magnet di ritenuta impianto rivelazione incendi
	Lampada autonoma d'emergenza 24W 1h
	Pulsante di sgancio generale
	Corpo illuminante per lampade fluorescenti lineari a tenuta >IP44
	Attuatore meccanismo di apertura automatica serramento collegato all'impianto di rilevazione fumi e allarme antincendio

Interventi non oggetto del presente appalto

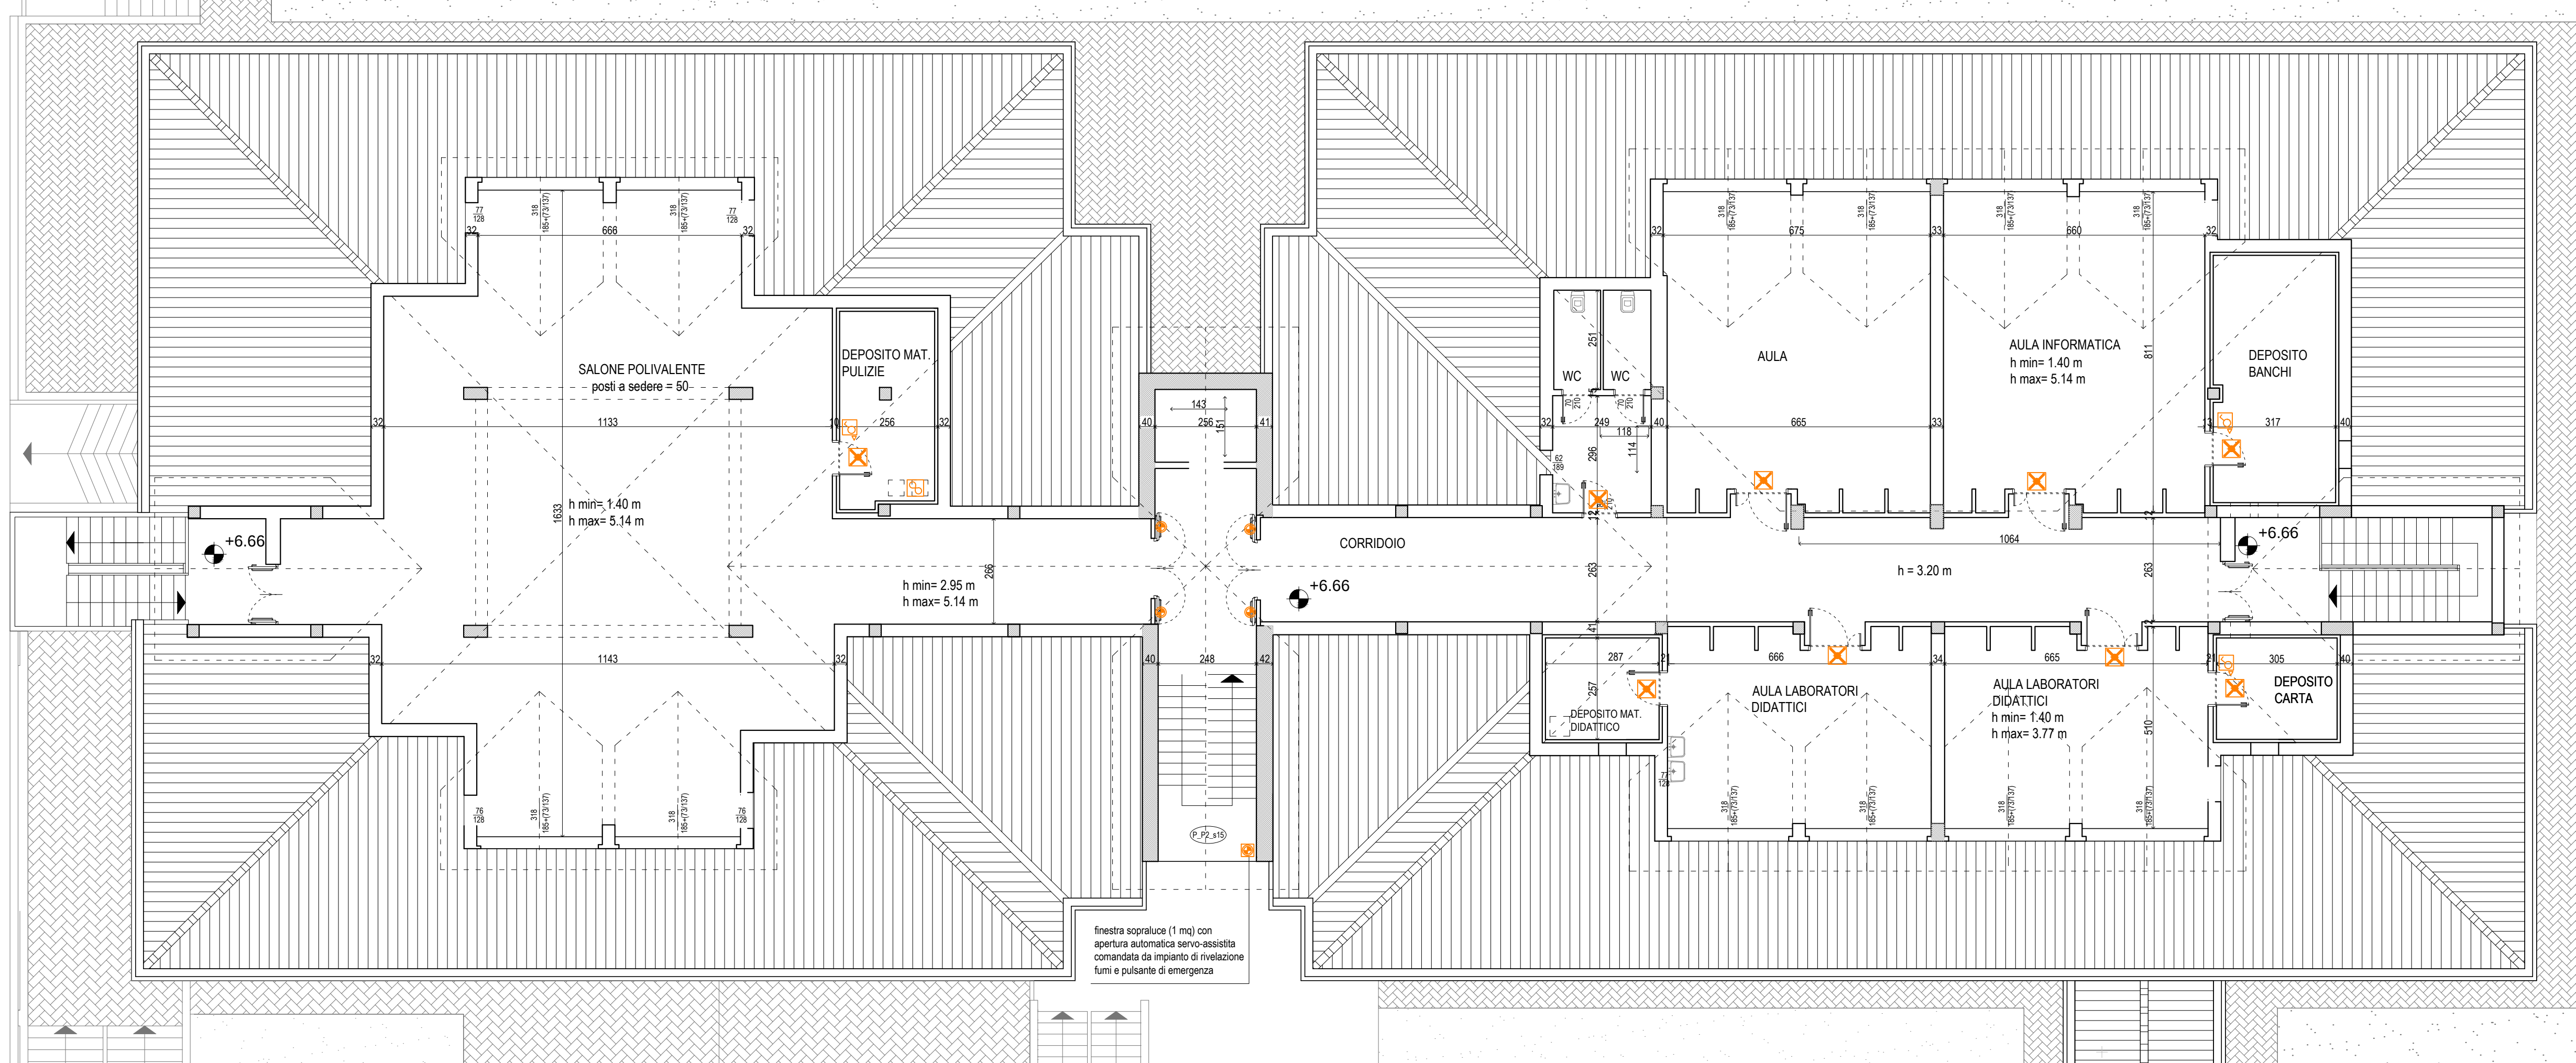

SOTTOTETTO - PROGETTO

